


强电	弱电	给排水
暖通	动力	
建筑	结构	暖通
总体		

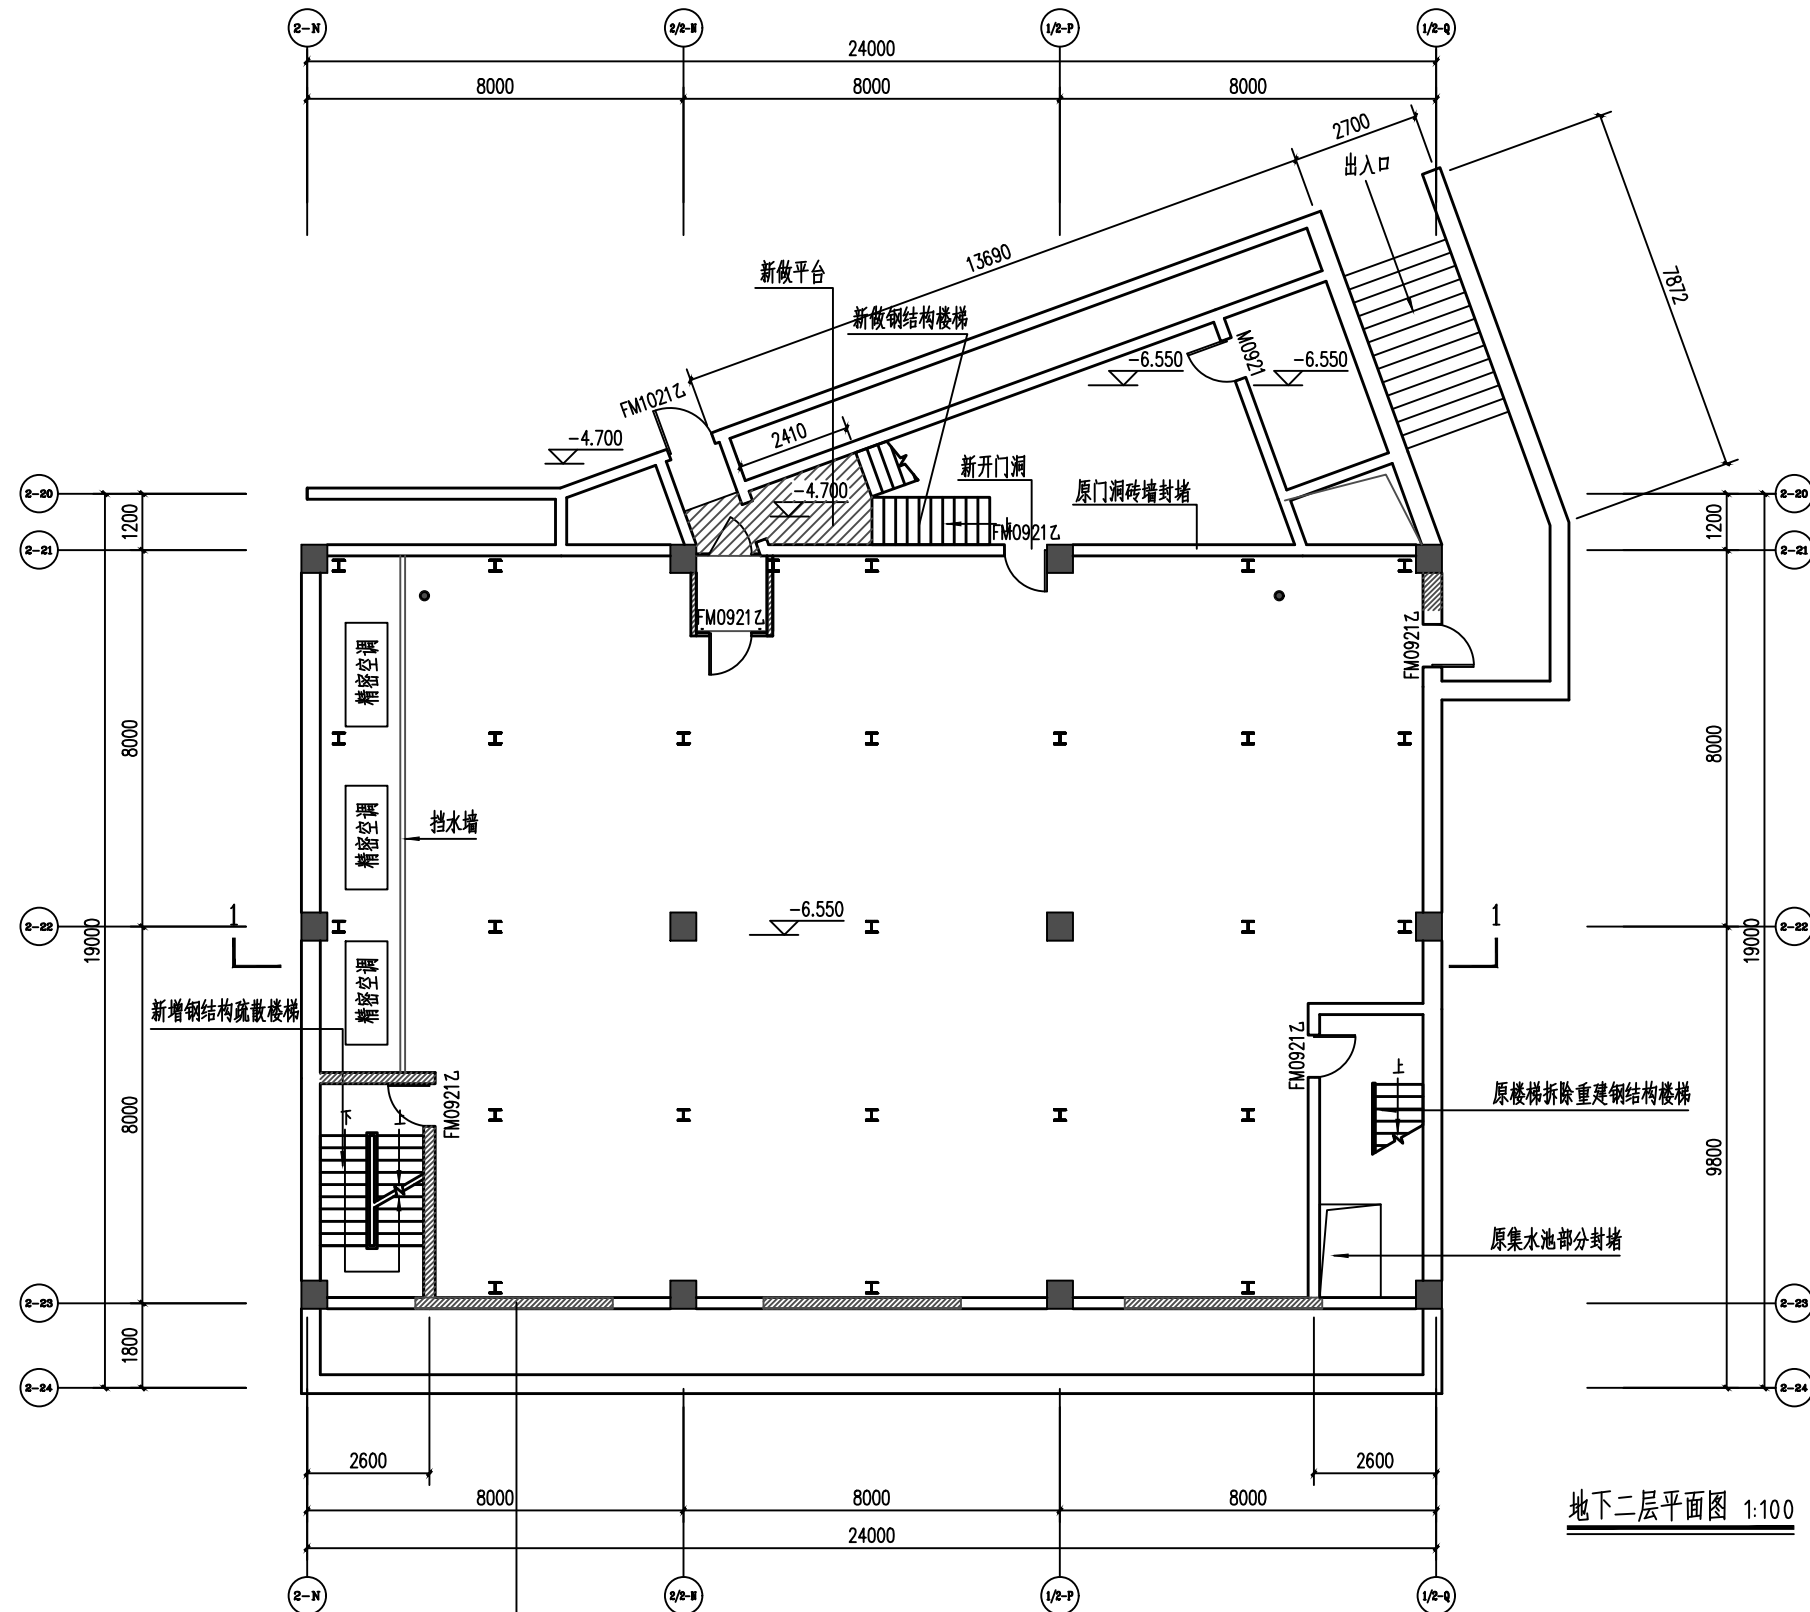

地下二层平面图 1:100

- 说明:
- 1、原排水沟用C25砼封堵, 内埋Φ50PVC排水管配4只地漏。
 - 2、排水管向集水池0.5%放坡。
 - 3、集水池清洗修理以备后用, 采用人工取水, 原有设备拆除(图另)。

原有窗, 排气孔240砖封堵

个人执业专用章		单位出图专用章		上海经安建筑设计院有限公司		设计证号 A1310338	
审定	张瑞霞	广播原锅炉房改造工程		项目负责人	张瑞霞	工程编号	
审核	张瑞霞	地下二层平面图		专业负责人	张瑞霞	设计阶段	施工图
校对	张瑞霞			图别	建筑	比例	
设计	张瑞霞			图号	建筑-03	版本	第 次
制图	张瑞霞					出图时间	2018.09

本图须加盖本院出图签章, 否则一律无效

3 甲

A2